


ESQUEMA FONTANERIA

FONTANERIA	DESAGUES
COBRE	PVC
LAVABO	Ø15 mm
BANERA	Ø18 mm
INODORO	Ø15 mm
BIDET	Ø15 mm
FREGADOR	Ø15 mm
LAVADORA	Ø15 mm
LAVAVAJILLAS	Ø15 mm
ACOMETIDA	Ø22 mm
	Ø160 mm

LEYENDA SANIAMIENTO

	VERTICAL SANIAMIENTO FEGAL (BAJANTE)
	DESAGUE SIFONICO DE APARATO SANITARIO
	RED DE SANIAMIENTO
	BOTE SIFONICO
	SIFON UNITARIO
	BAJANTE AGUAS PLUBIALES

*INSTALACION POR FORJADO SANITARIO PLANTA BAJA

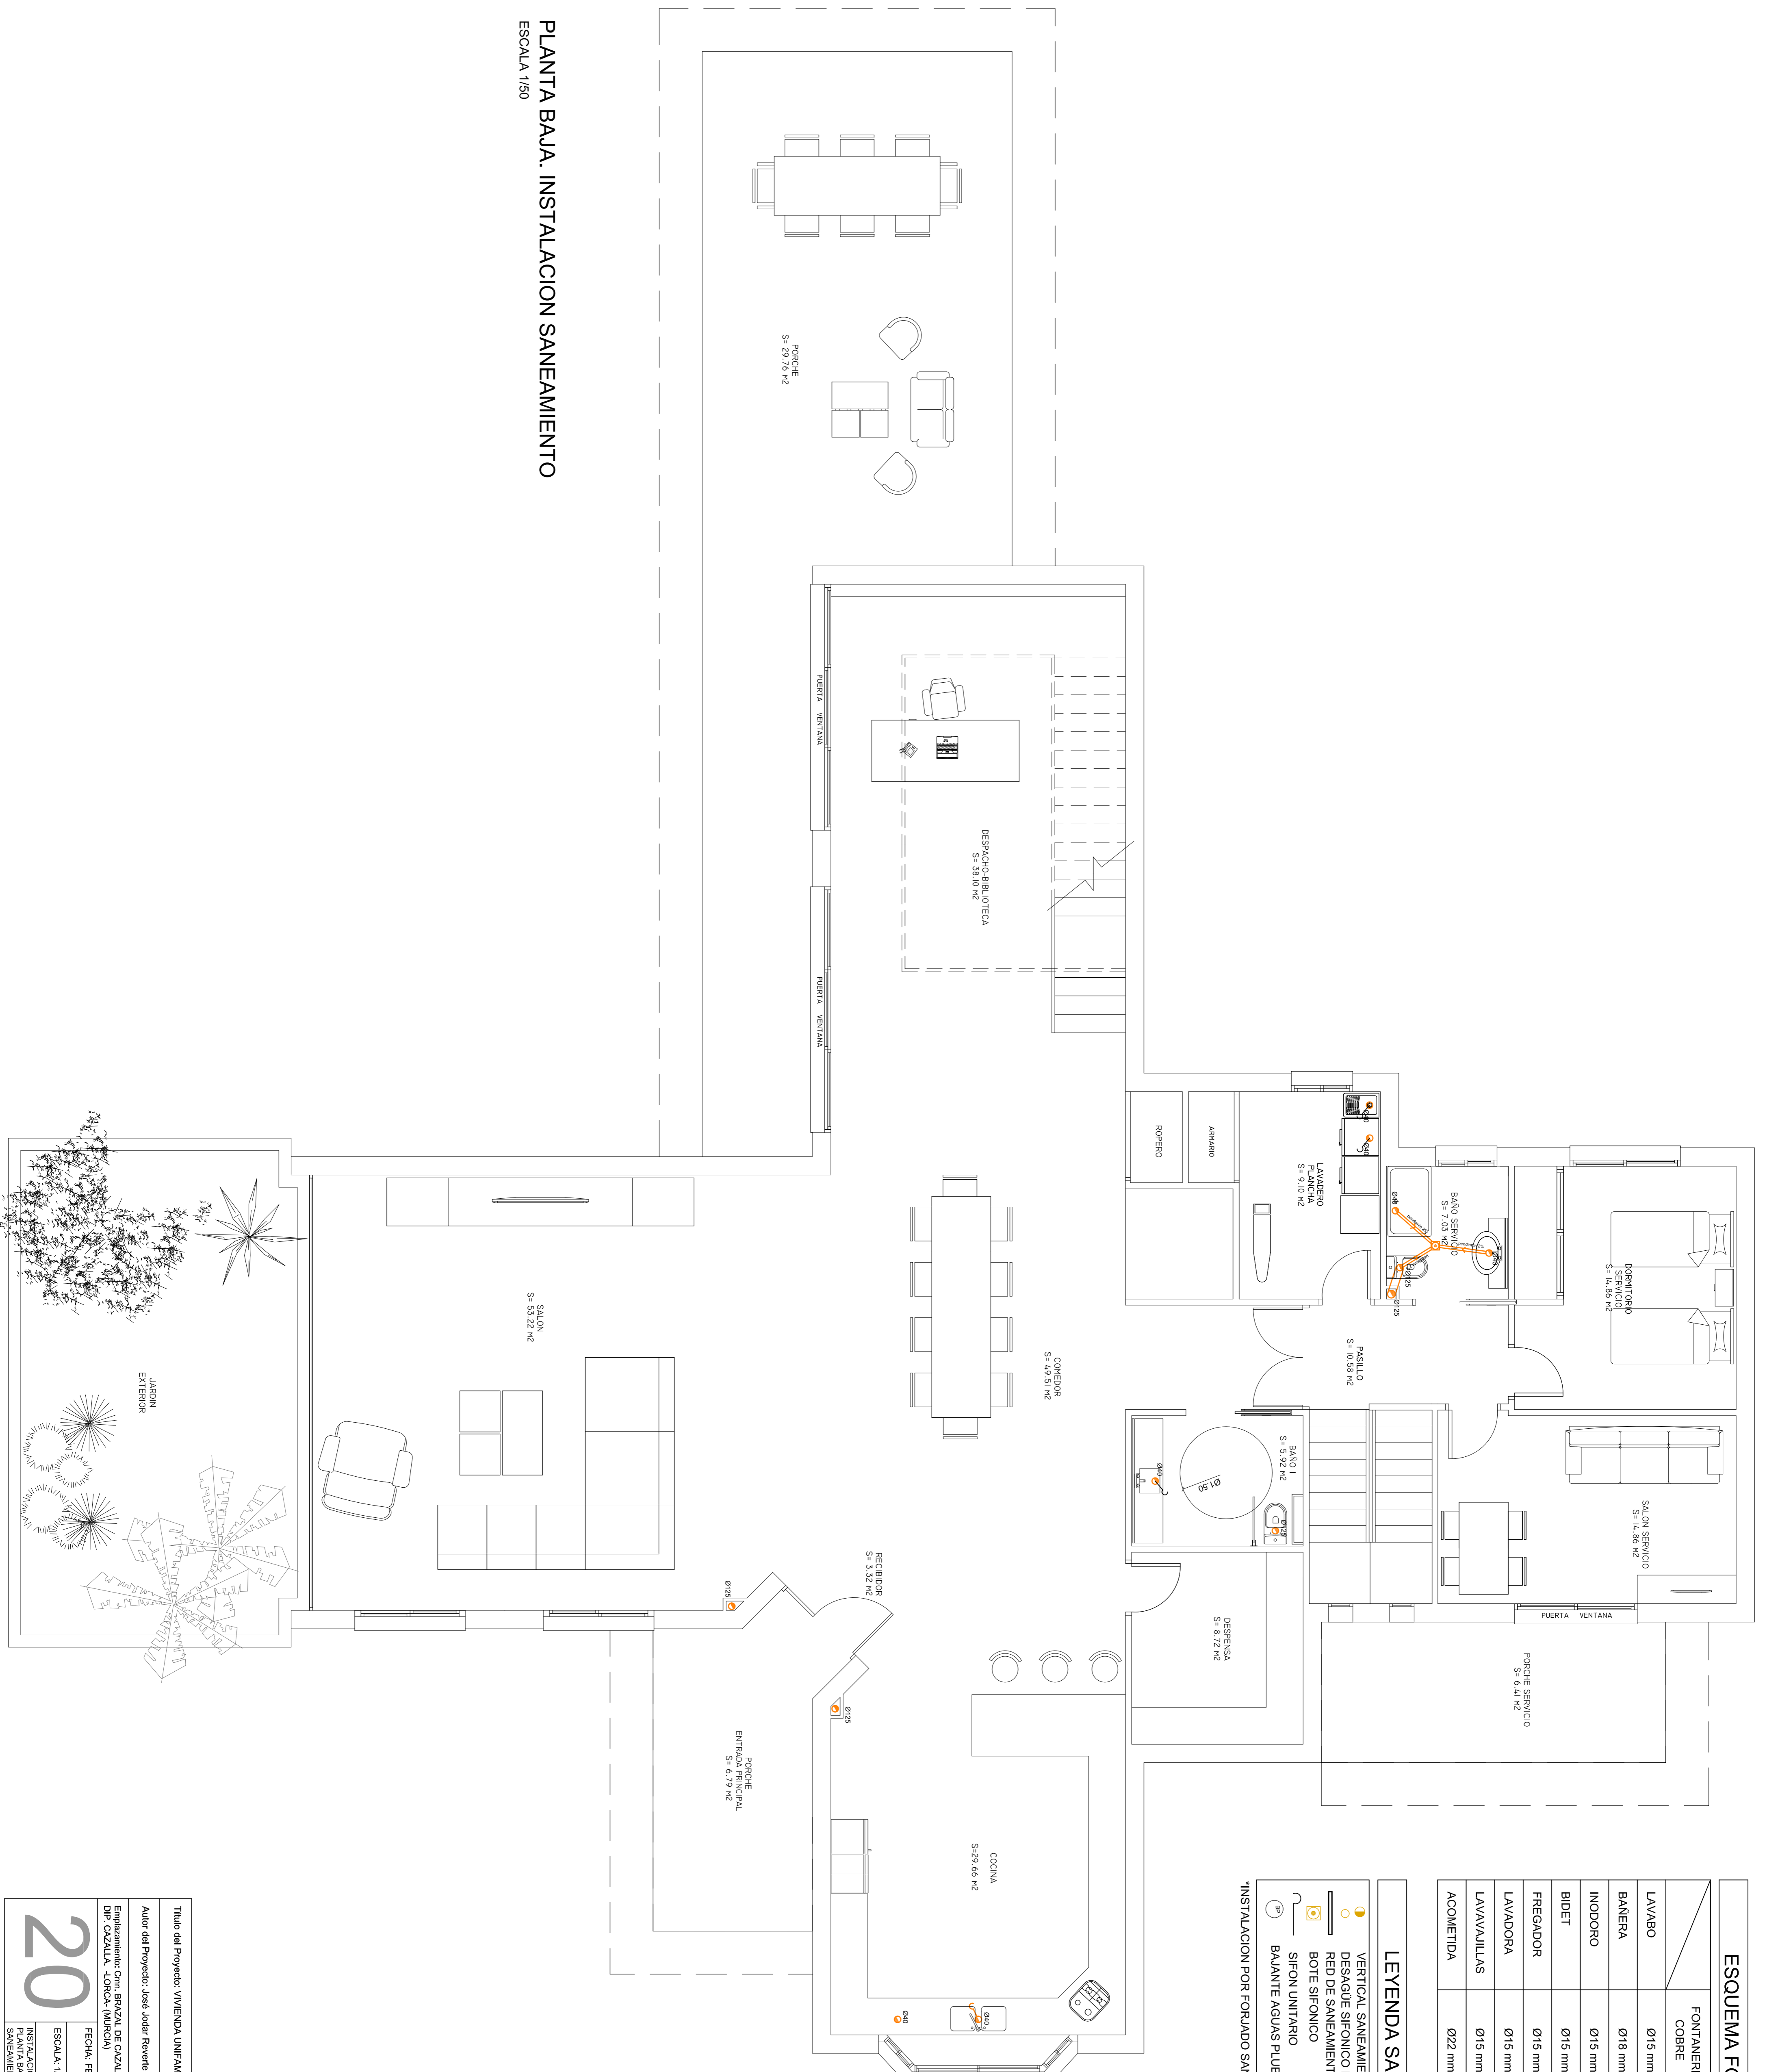

PLANTA BAJA. INSTALACION SANIAMIENTO

ESCALA 1/50

Título del Proyecto: VIVIENDA UNIFAMILIAR ASISTIDA		ARQUITECTURA EN INGENIERIA DE LA EDIFICACION			UNIVERSIDAD POLITÉCNICA DE CARTAGENA
Autor del Proyecto: José Jodar Revente		DEPARTAMENTO DE ARQUITECTURA Y TECNOLOGIA DE LA EDIFICACION			
Emplazamiento: Ctra. BAZAL DE CAZALLA, D.P. CAZALLA - LORCA (MURCIA)		FECHA: FEBRERO 2013		PROYECTO FINAL DE CARRERA	
ESCALA: 1/50		INSTALACIONES PLANTA BAJA SANIAMIENTO		Profesores: Julián Pérez Navarro y M ^{te} José Siverio Martínez	

